




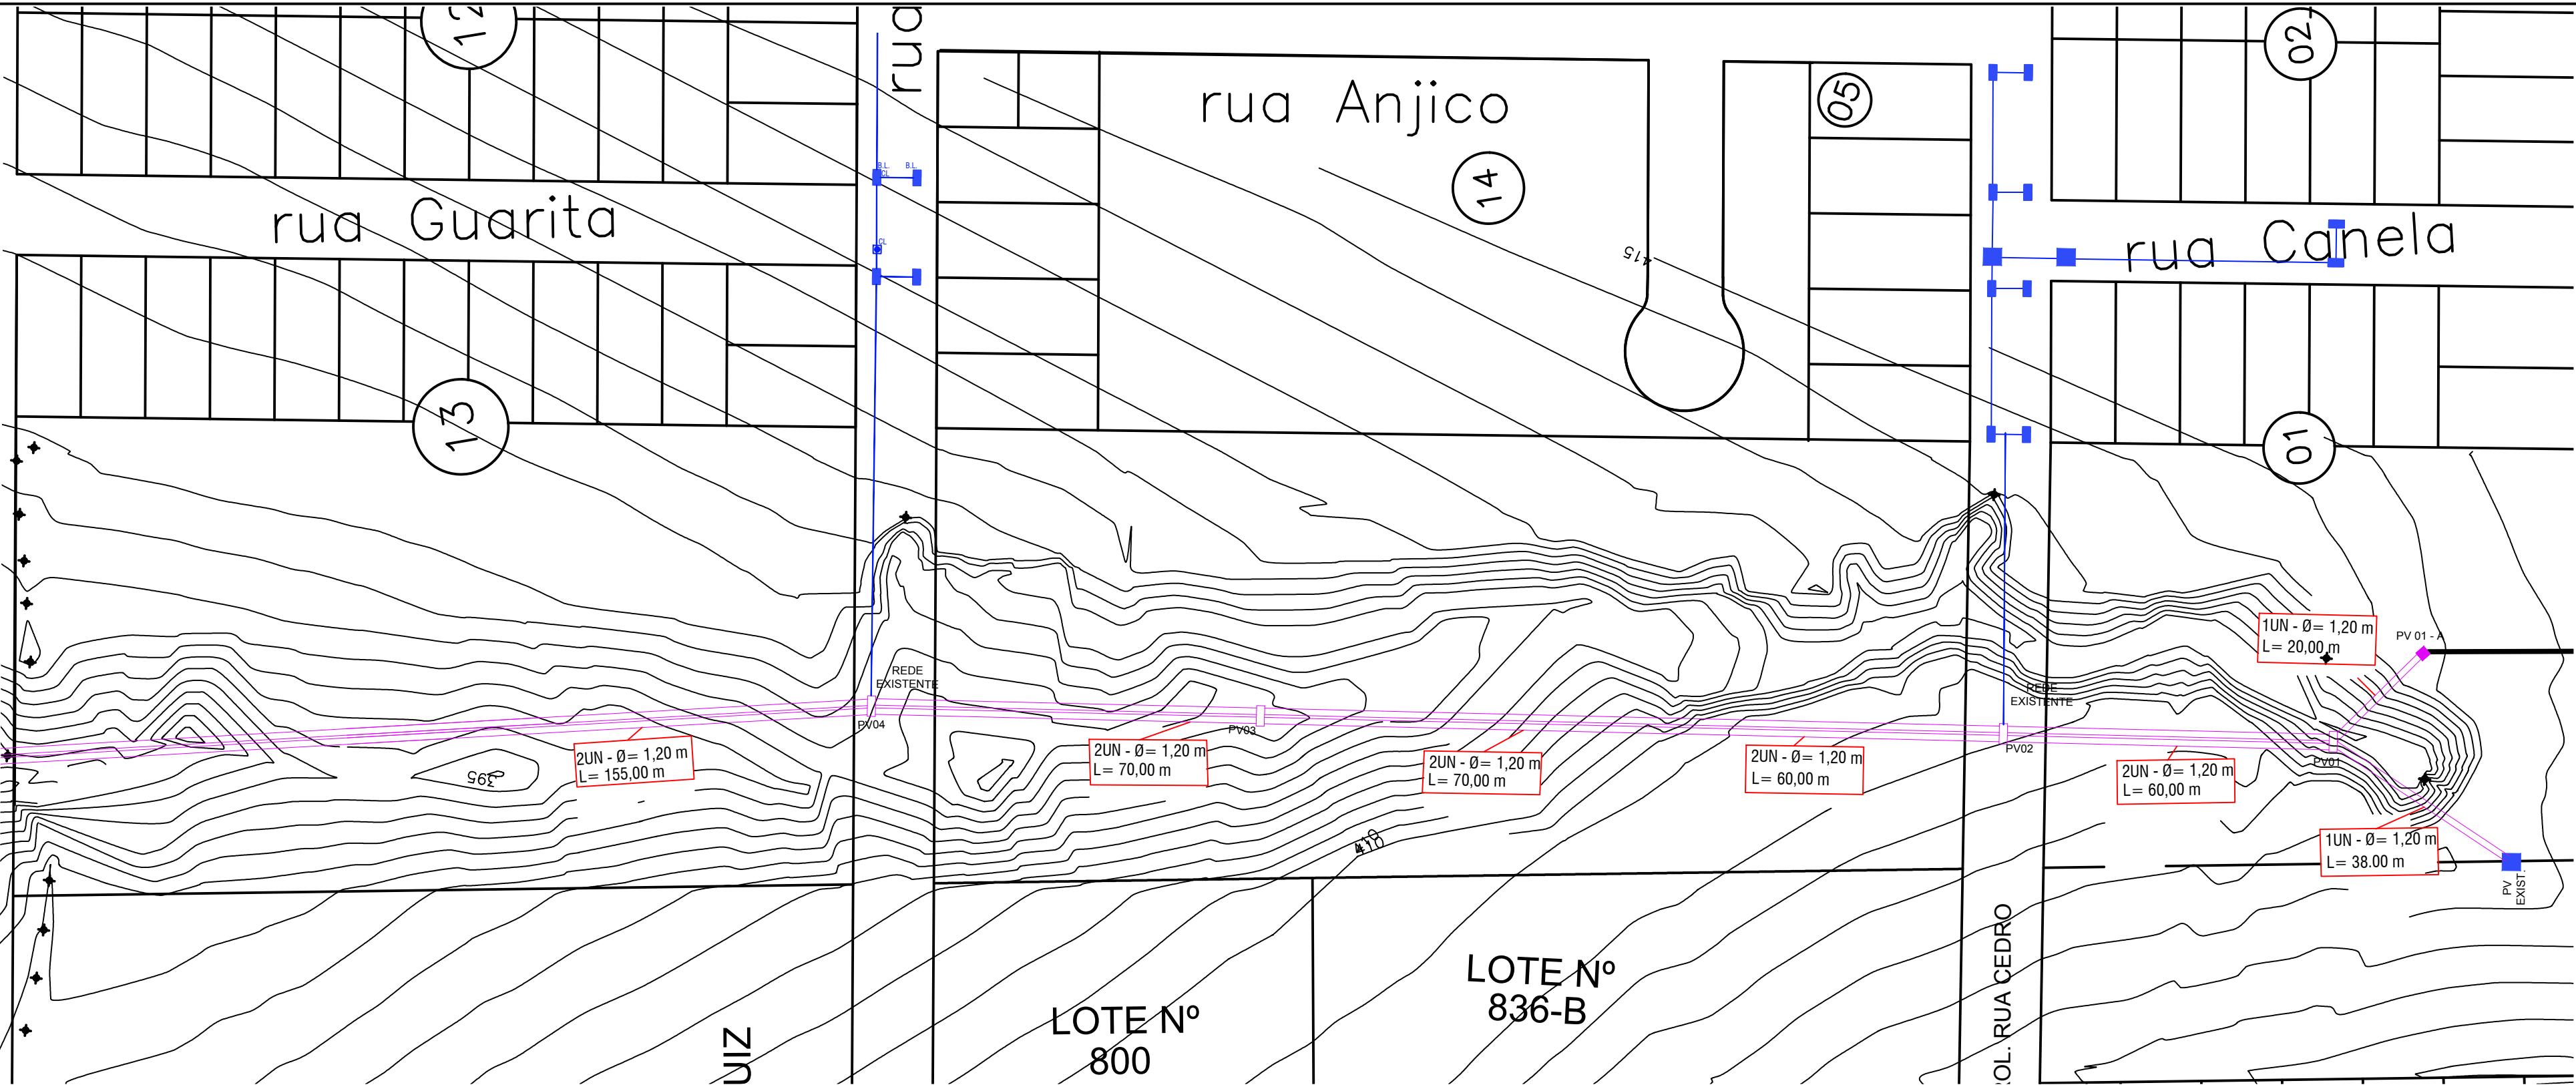


PLANTA BAIXA DRENAGEM
Escala 1:1.500

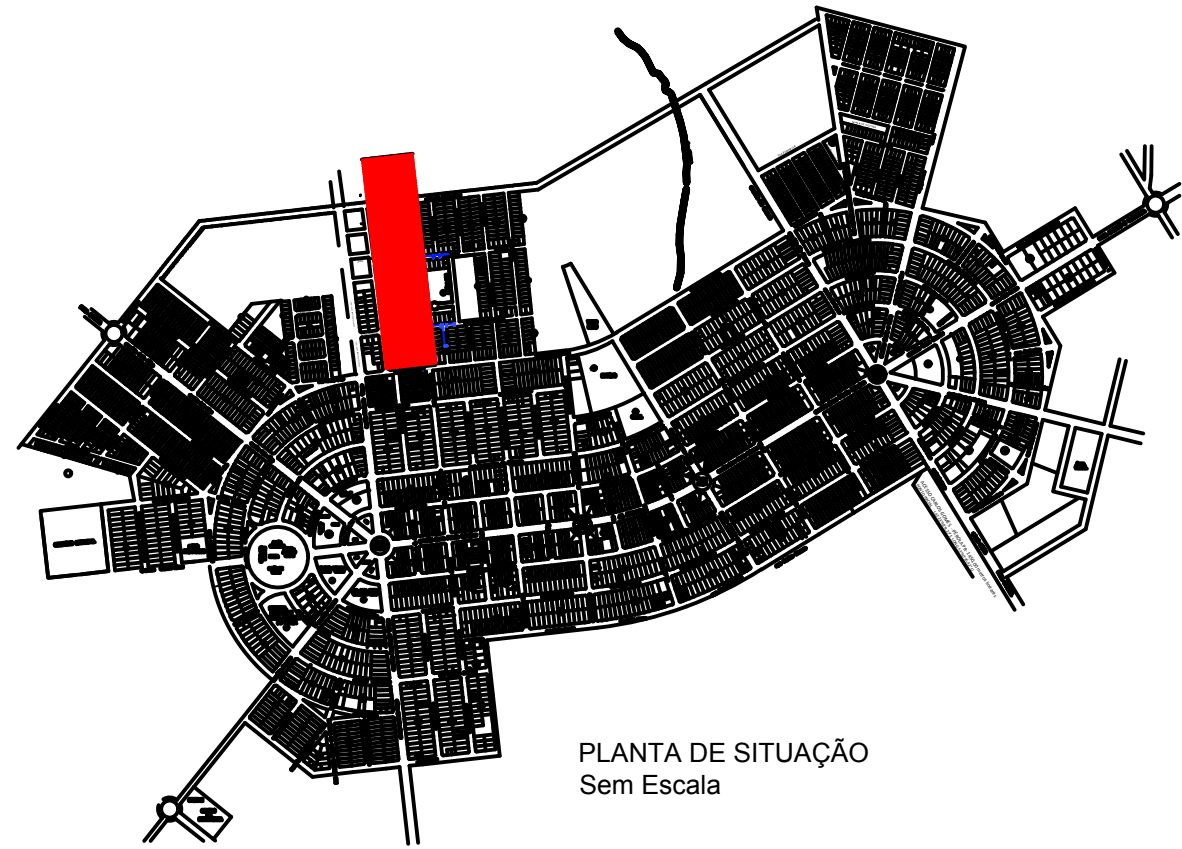


PLANTA DE SITUAÇÃO
Sem Escala

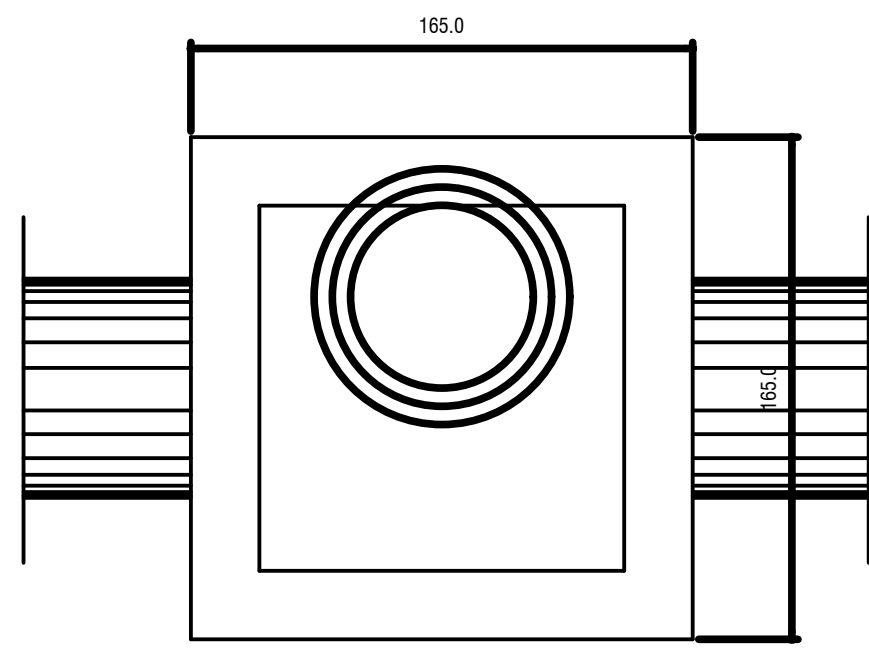

VISTA SUPERIOR
SEM ESCALA

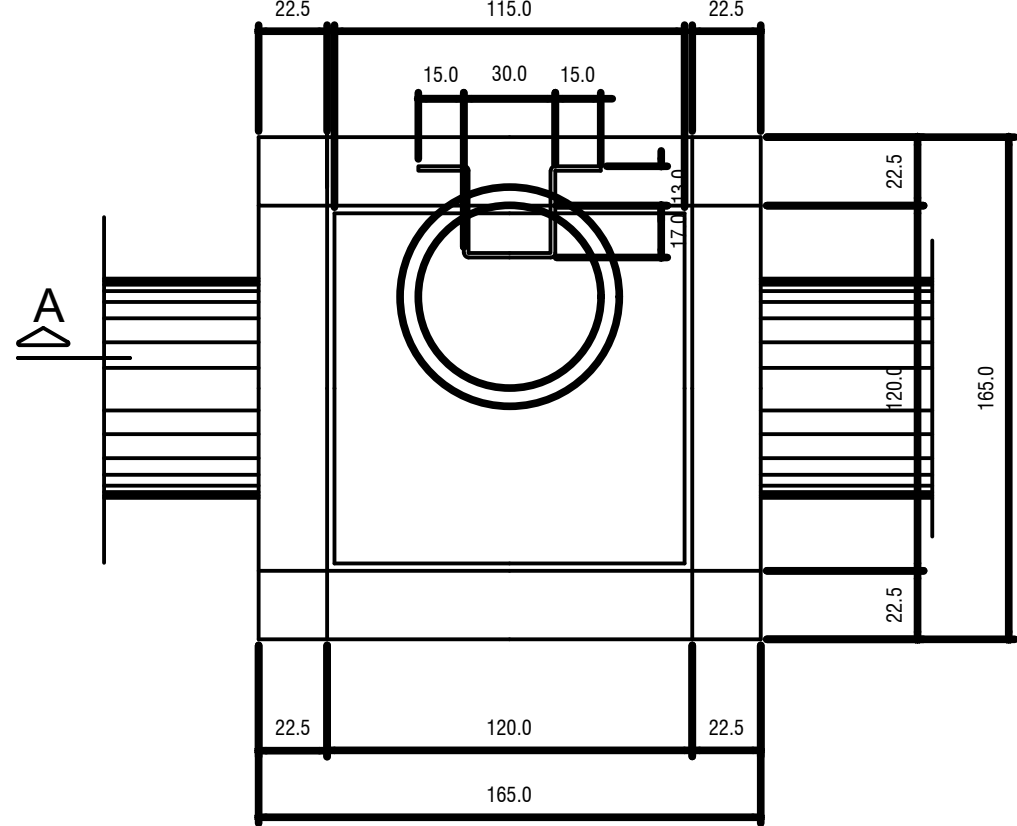


PLANTA
SEM ESCALA

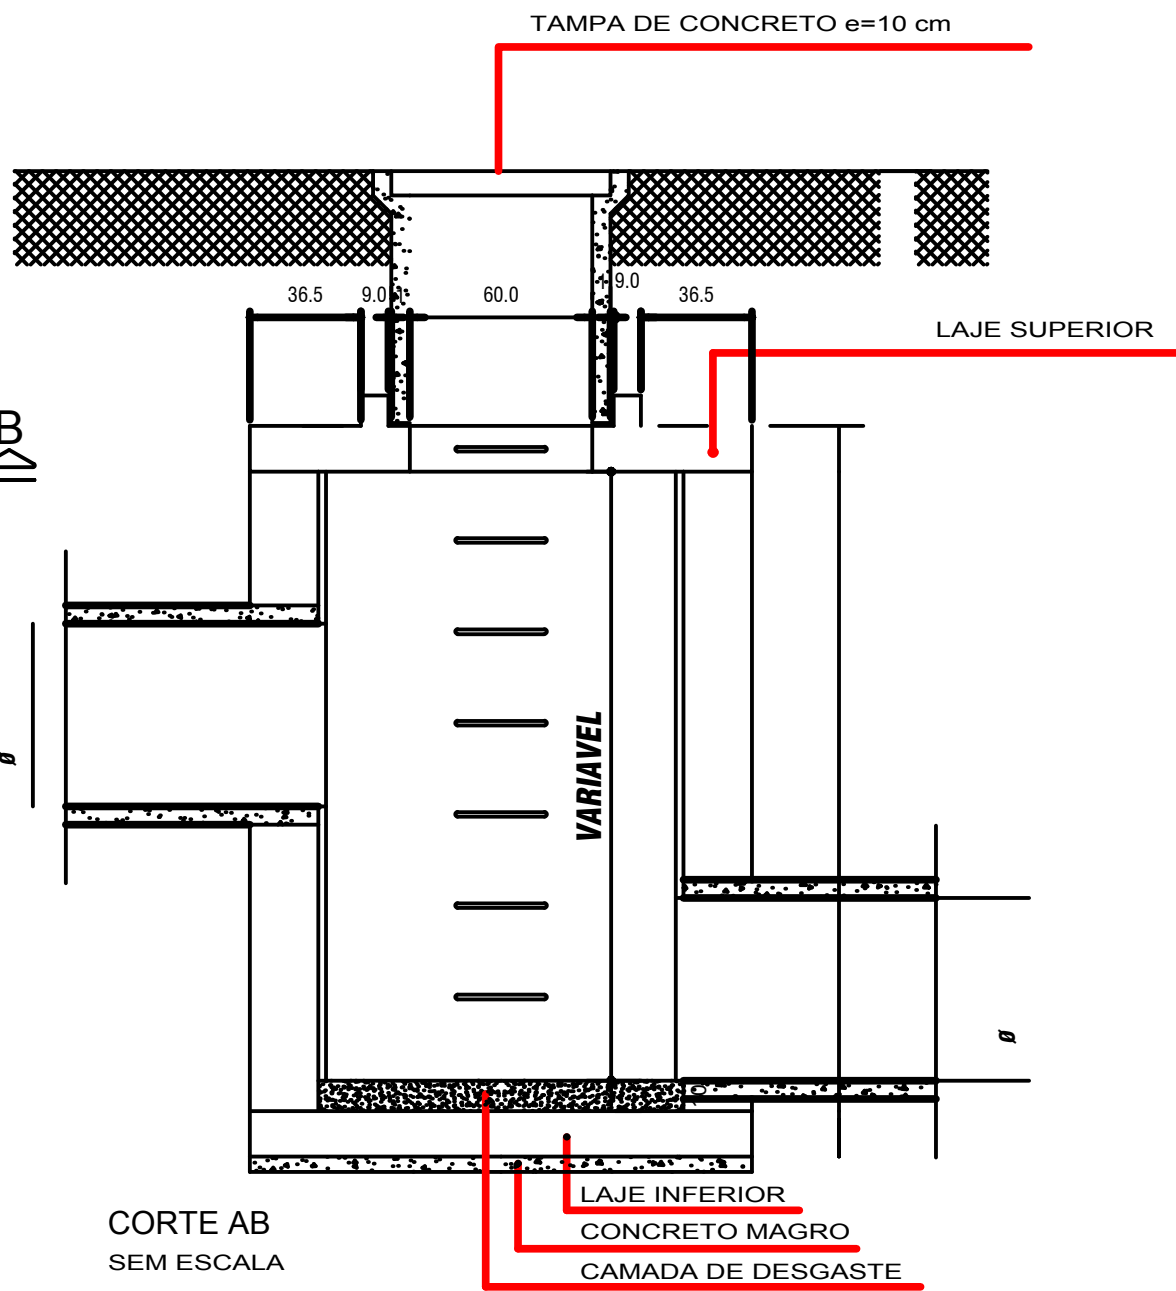


CORTE AB
SEM ESCALA


SIMBOLOGIA	LEGENDA	INFRA (QTDE)
	PV	POÇO DE VISITA A INSERIR (3,00x1,50)
	PV/EXIS	POÇO DE VISITA EXISTENTE
		TUBO Ø 125 - REDE
		TUBO Ø 60 - EXISTENTE
		950,00 METROS
		 METROS

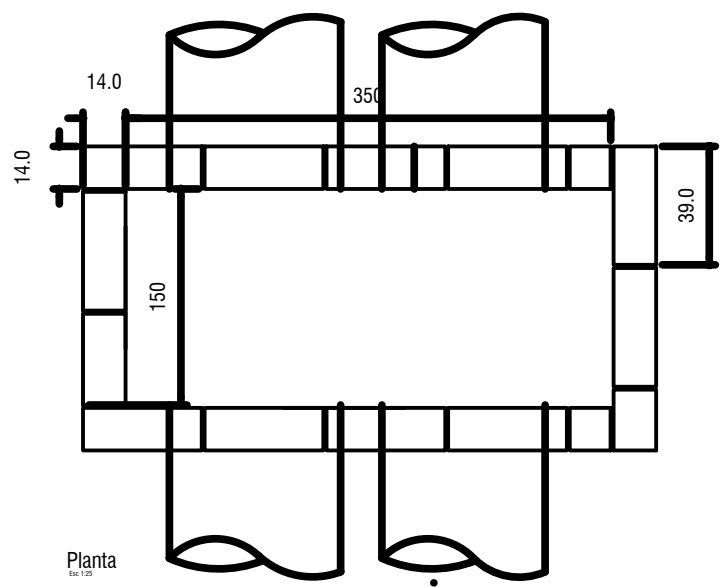

DETALHE / CAIXA DE LIGAÇÃO
Escala 1:25

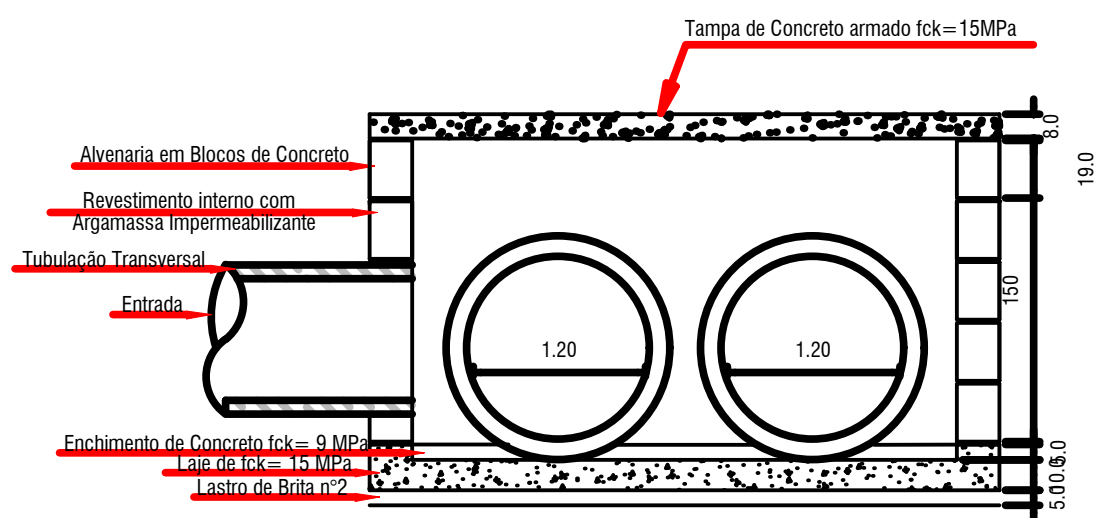


Corte
Esc 1:25

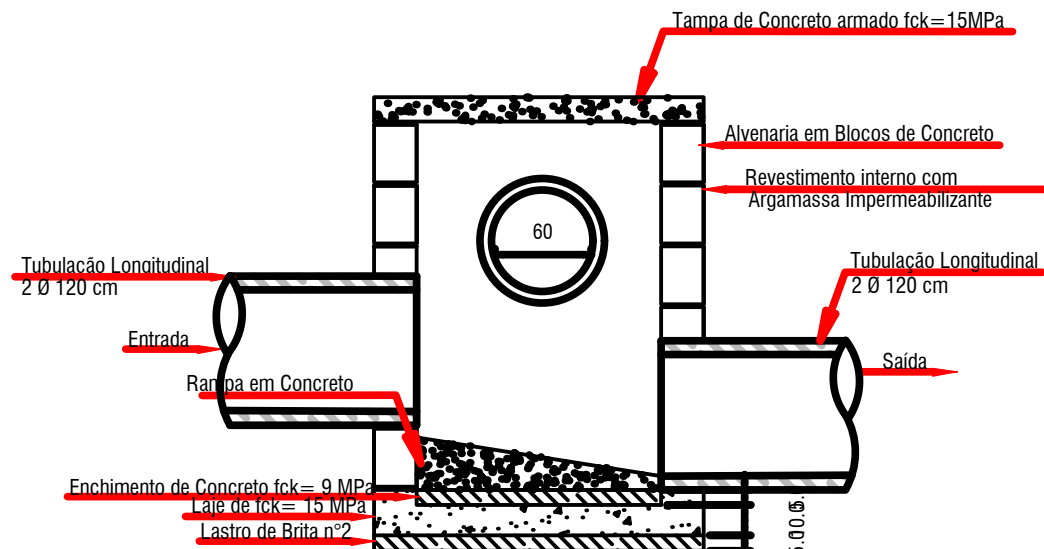

Corte
Esc 1:25

LOCALIZAÇÃO GEODÉSICA:
LAT: 23°47'55,79"
LON: 53°41'19,28"

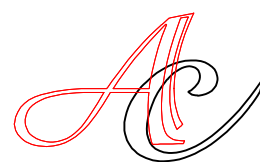

Assessoria Técnica em Engenharia Civil Ltda.
email: engenharia@acasesoriatecnica.com.br
Fone: (41) 3624-7775
Avenida das Indústrias, 2528 - Zona 07, CEP- 87503-510, Umuarama - PR

PROJETO DE DRENAGEM

OBRA
PROJETO DE DRENAGEM
EROSÃO PARQUE DO BOSQUE

CONTEÚDO
-PLANTA EMISSÁRIO
-DETALHE CAIXA DE LIGAÇÃO
-DETALHE POÇO DE VISITA

PROPRIETÁRIO
PREF. MUNICIPAL DE PÉROLA - CNPJ: 81.478.133/0001-70

LOCAL
PARQUE DO BOSQUE - Pêrola/PR

PROJETO
ADEMAR AMÉRICO CAMOSSATO
ENSº CIVIL CREA 24.080-D/PR

MUNICÍPIO DE PÉROLA
C.N.P.J.: 81.478.133/0001-70

FOLHA
01/02
ESCALA
INDICADA
DATA
MAIO/2017