

NOTA: ILUMINAÇÃO DE EMERGÊNCIA DEVE-SE GARANTIR UM NÍVEL MÍNIMO DE ILUMINAMENTO DE 3 (TRÊS) LUX EM LOCAIS PLANOS (CORREDORES, HALLS, ÁREAS DE REFÚGIO) E 5 (CINCO) LUX EM LOCAIS COM DESENVEL (ESCADAS OU PASSAGENS COM OBSTÁCULOS) COM TENSÃO MÁXIMA DE 30 VOLTS.

NOTA: SINALIZAÇÃO DE EMERGÊNCIA

AS SINALIZAÇÕES DE EMERGÊNCIA SERÃO IMPLANTADAS CONFORME NPT 020 E NPT 012, ITEM 8.6.6

LEGENDA

- 

SAÍDA FINAL DA ROTA DE FUGA
- 

DIREÇÃO DO FLUXO DA ROTA DE FUGA
- 

PONTO DE ILUMINAÇÃO DE EMERGÊNCIA
- 

CENTRAL DO SISTEMA DE ILUMINAÇÃO DE EMERGÊNCIA
- 

QDL - COM DISJUNTOR TERMOMAGNETICO 10A
- 

E5 - SINALIZAÇÃO DE EXTINTOR DE INCÊNDIO
- 

EXTINTOR PÓ QUÍMICO SECO - CAP. EXTINTORA 20BC
- 

EXTINTOR ÁGUA PRESSURIZADA - CAP. EXTINTORA 2A
- 

SINALIZAÇÃO RETANGULAR
- 

S1 - INDICAÇÃO DE SENTIDO DE SAÍDA DE EMERGÊNCIA
- 

S3 - SAÍDA DE EMERGÊNCIA
- 

S12 - SAÍDA DE EMERGÊNCIA
- 

E-17 SINALIZAÇÃO DE SOLO PARA EQUIPAMENTOS DE COMBATE A INCÊNDIO

OBRA/ENDEREÇO

UNIDADE BÁSICA DE SAÚDE

RUA ARAÚJO LIMA 901/910, LOTE 9/10 QUADRA 138 E 169-A, CENTRO, PÉROLA - PR.

ÁREA

330,51M²

Ocupação

H-6 SERVIÇO DE SAÚDE E INSTITUCIONAL

PARA USO DO CBMPR

PRANCHA

CONTEÚDO DA PRANCHA

03

04

PLANTA BAIXA
LEGENDA
NOTAS

PROPRIETÁRIO


ESCALA

INDICADA

RESPONSÁVEL TÉCNICO

DATA

09/03/2017

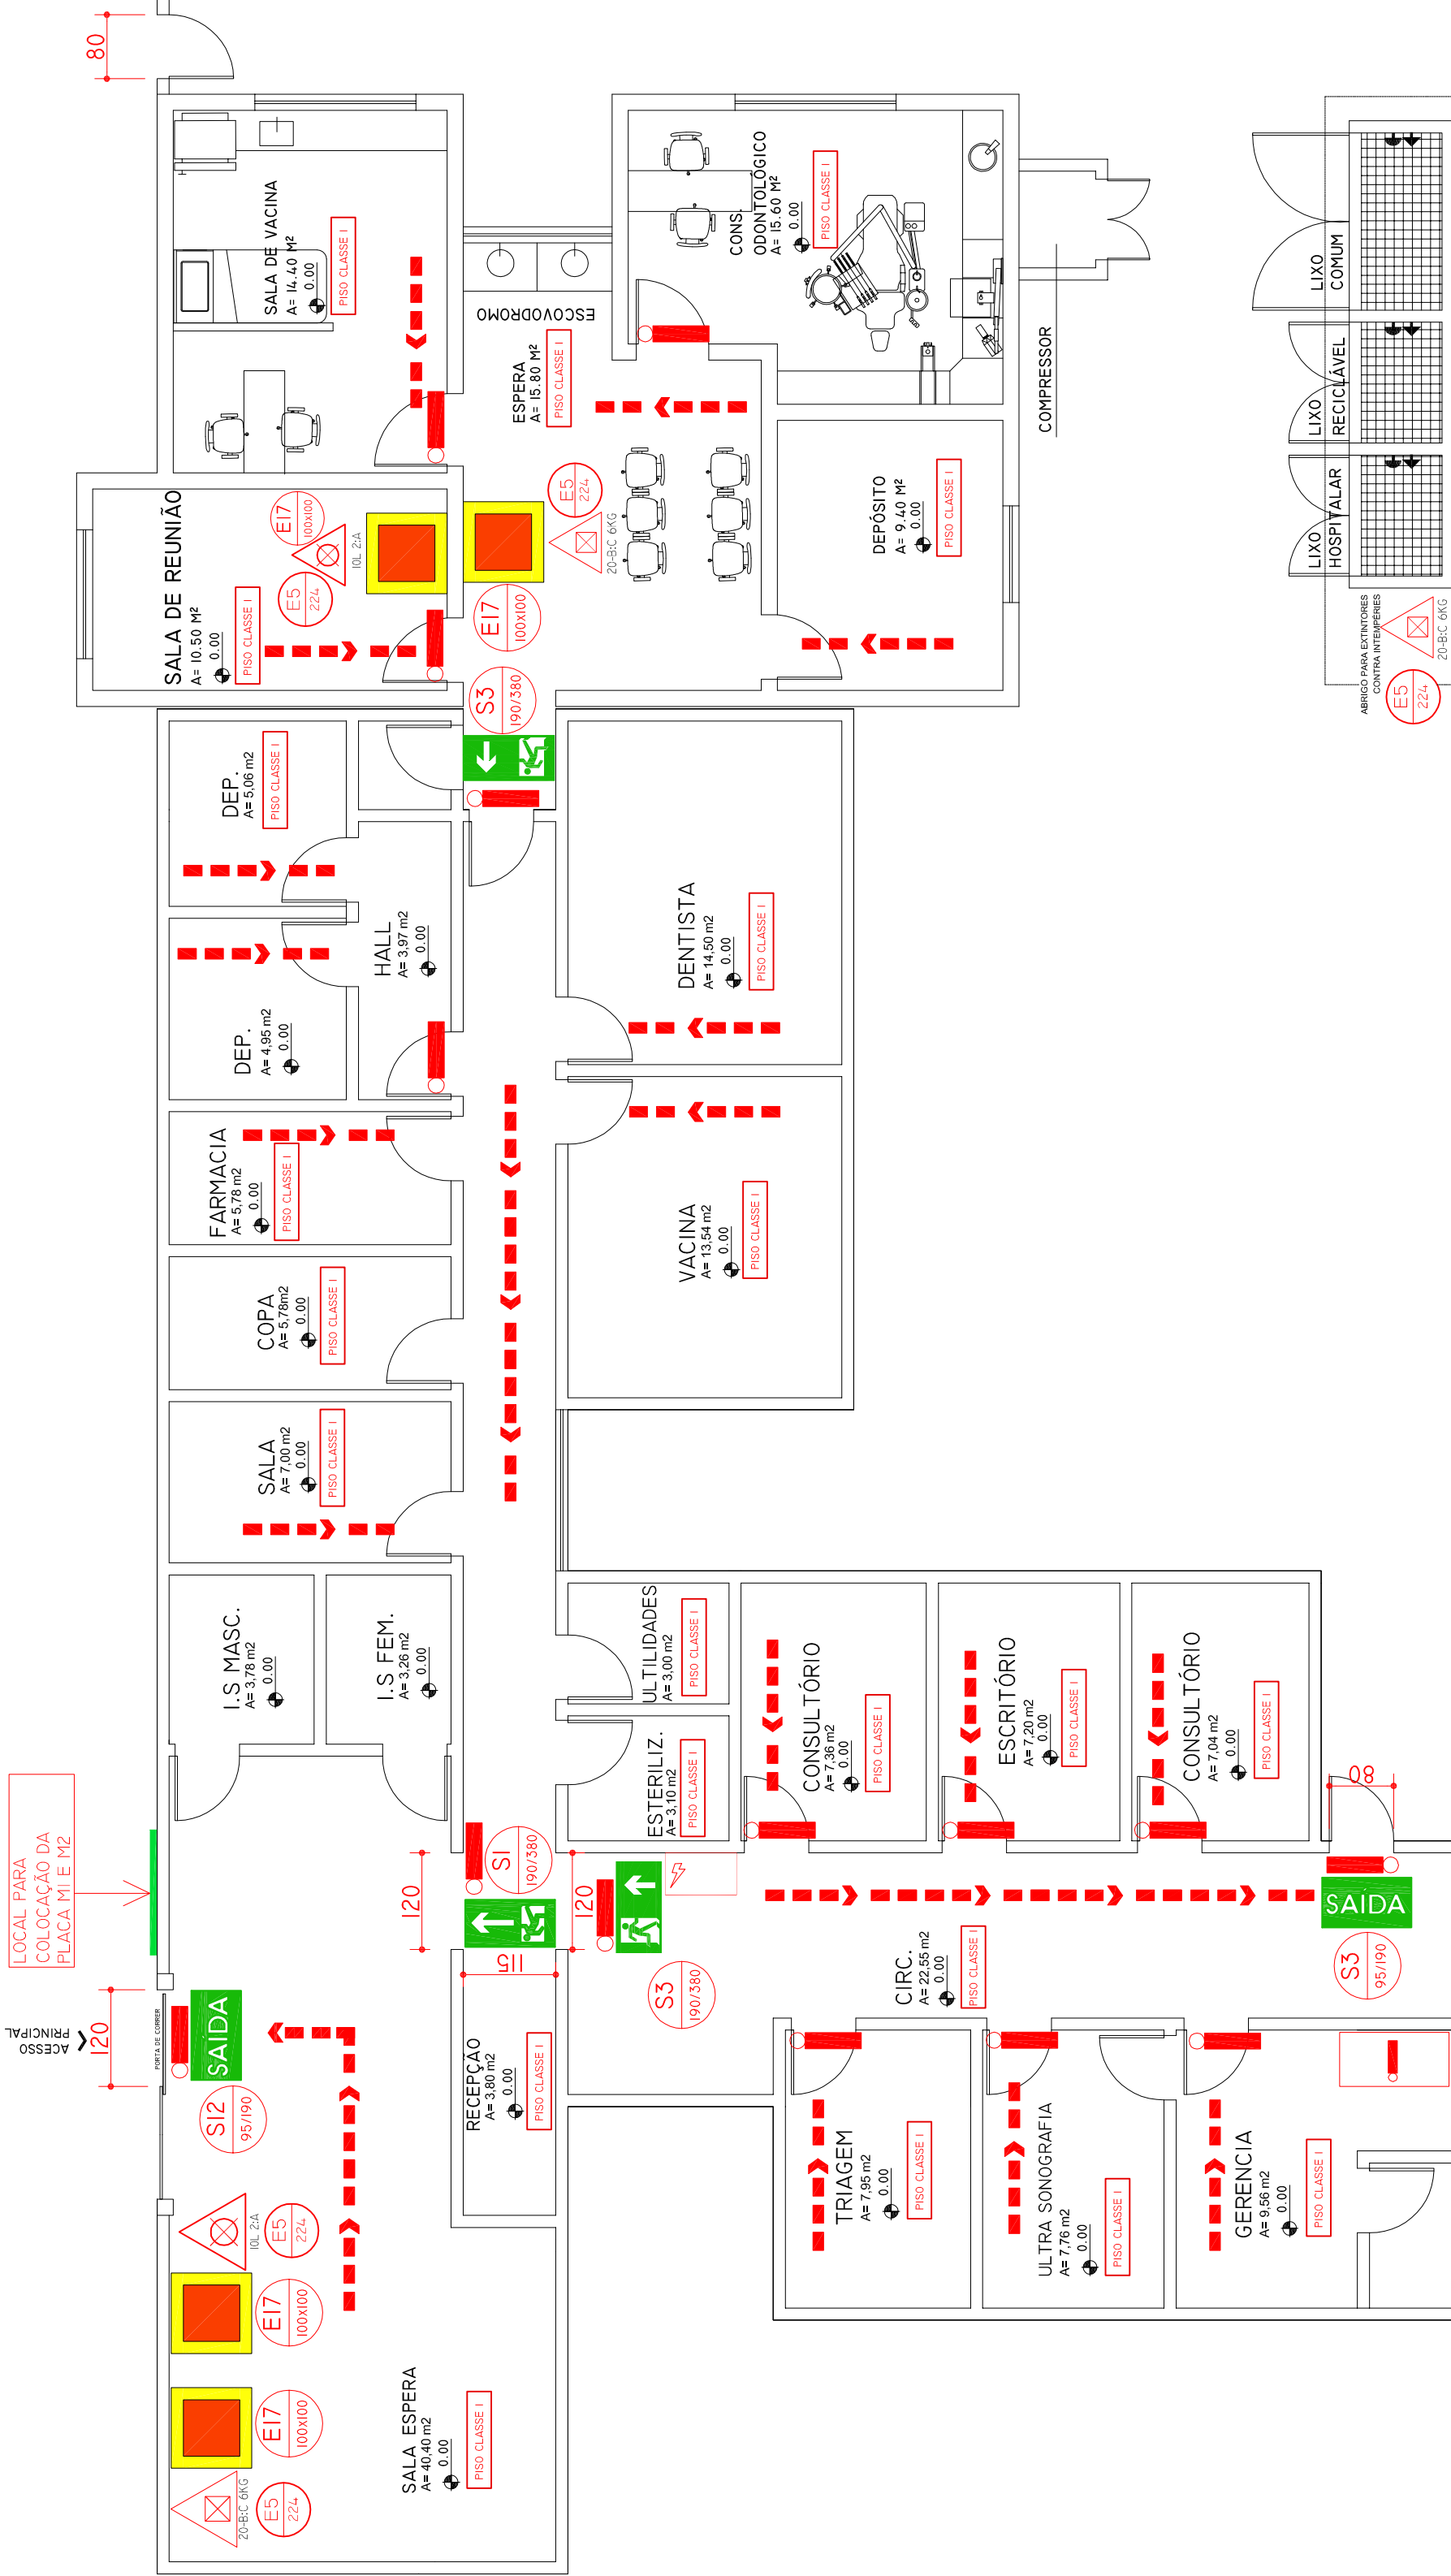

PLANTA BAIXA

ESCALA: 1/75