


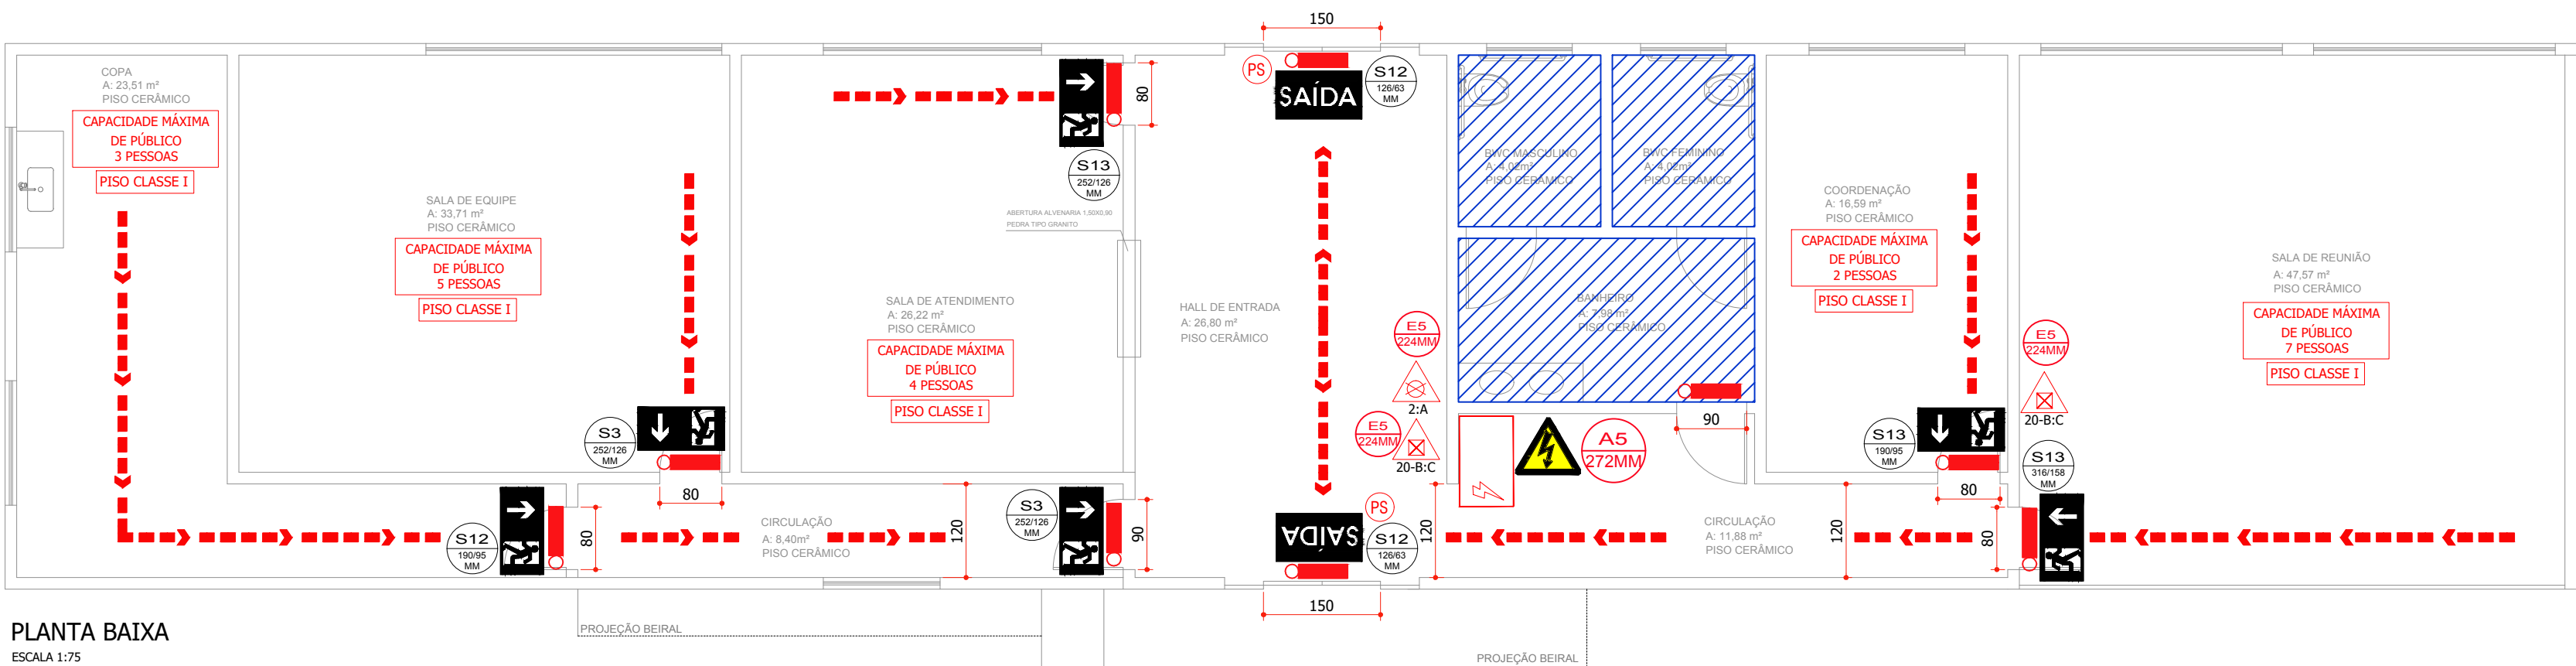


PLANTA BAIXA
ESCALA 1:75

DETALHE EXTINTORES 01


ITEM	DESCRIÇÃO / MATERIAL
01	PARADE EM ALVENARIA OU CONFORME DESCRIÇÃO ESPECÍFICA.
02	PLACA DE SINALIZAÇÃO DOS EXTINTORES
03	COR BRANCA.
04	FUNDO NA COR VERMELHA.
05	LETRAS NA COR PRETA.
06	EXTINTOR DE INCÊNDIO COM CAPACIDADE E TIPO CONFORME PLANTA BAIXA E ESPECIFICAÇÕES.
07	SELO DE GARANTIA DA ABNT, CARGA E RECARGA.
08	RÓTULO DO FABRICANTE, INSTRUÇÕES INDICANDO COMO UTILIZAR O EQUIPAMENTO, ESPECIFICAÇÕES DO PRODUTO
09	NOME DO PROPRIETÁRIO E ENDEREÇO DA OBRA.
10	PINTURA NA COR VERMELHA.
11	PINTURA NA COR AMARELA.

DETALHE INSTALAÇÃO DOS EXTINTORES

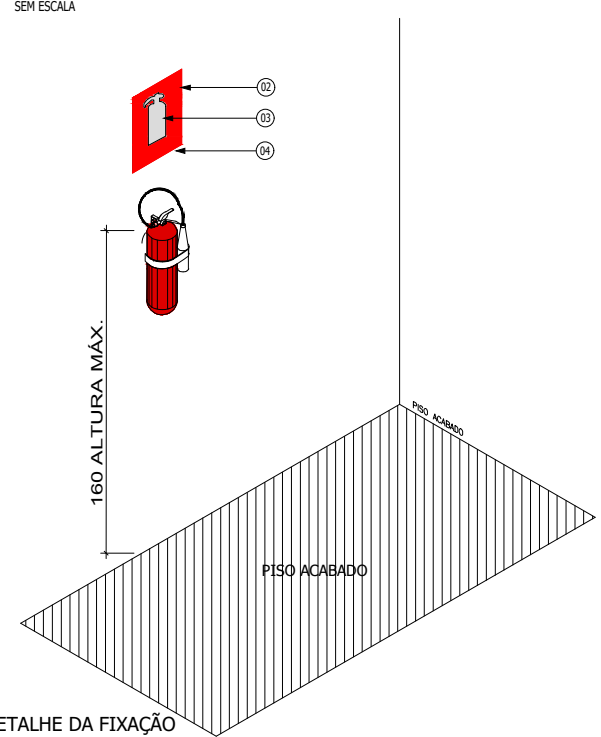


DETALHE DA FIXAÇÃO

DETALHE EXTINTORES 02

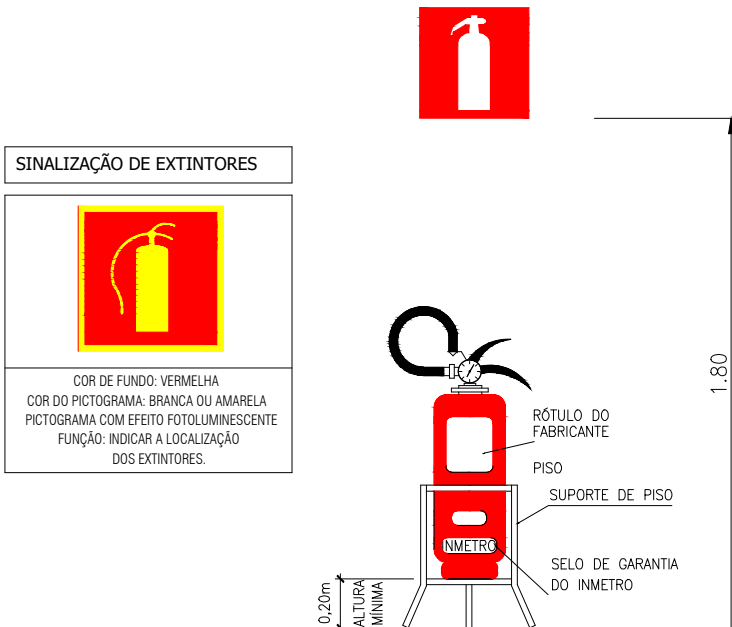

DETALHE DE EXTINTOR EM SUPORTE

ESCALA: SEM ESCALA

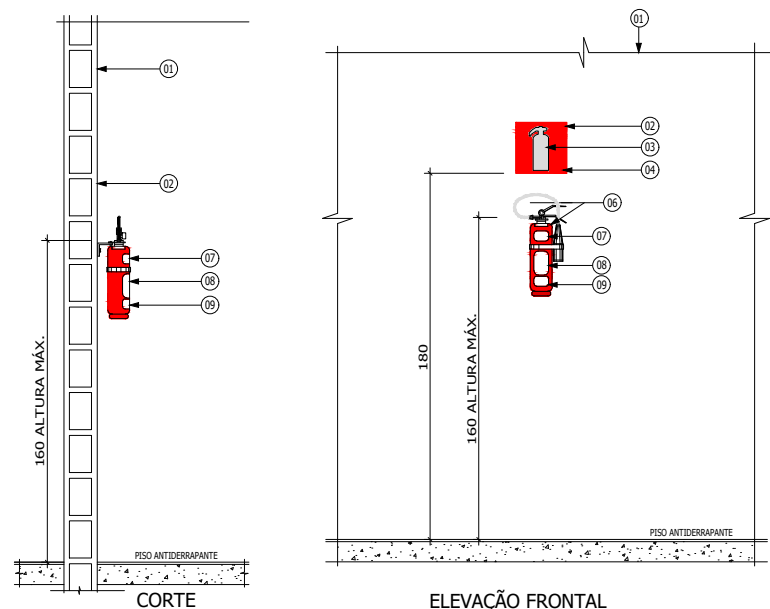

ELEVÇÃO FRONTAL

DETALHE ILUMINAÇÃO DE EMERGÊNCIA



DET. LÂMPADA DE EMERG.
SEM ESCALA

- DEVE-SE GARANTIR UM NÍVEL MÍNIMO DE ILUMINAMENTO DE 3 (TRÊS) LUX EM LOCAIS PLANOS (CORREDORES, HALLS, ÁREAS DE REFÚGIO) E 5 (CINCO) LUX EM LOCAIS COM DESNÍVEL (ESCADAS OU PASSAGENS COM OBSTÁCULOS);
- NO CASO DE INSTALAÇÃO APARENTE, A TUBULAÇÃO E AS CAIXAS DE PASSAGEM DEVEM SER METÁLICAS OU EM PVC RÍGIDO ANTICHAMA, CONFORME NBR 15465.
- A DISTÂNCIA MÁXIMA ENTRE DOIS PONTOS DE ILUMINAÇÃO DE EMERGÊNCIA NÃO DEVE ULTRAPASSAR 15 METROS E ENTRE O PONTO DE ILUMINAÇÃO E A PAREDE 7,5 METROS. OUTRO DISTANCIAMENTO ENTRE PONTOS PODE SER ADOPTADO, DESDE QUE ATENDA AOS PARÂMETROS DA NBR 10898.
- INSTALAR ACIMA DAS PORTAS A 2,20 ACIMA DO NÍVEL DO PISO.

OBS: A LUMINÁRIA DE EMERGÊNCIA NÃO PODE SER INSTALADA EM ALTURA SUPERIOR ÀS ABERTURAS DOS AMBIENTES.



OBS: O material utilizado na fabricação da luminária deve ser o tipo que impeça propagação e chama e que sua combustão provoque um mínimo de emissão de gases tóxicos

OBSERVAÇÕES:

- * AS LUMINÁRIAS DEVEM SER HERMÉTICAS A PROVA DE ÁGUA
- * A ILUMINAÇÃO DEVE GARANTIR UM NÍVEL MÍNIMO DE ILUMINAÇÃO
- * A ILUMINAÇÃO NÃO PODE SER DO TIPO OFUSCANTE
- * O FUNCIONAMENTO DAS LUMINÁRIAS DEVE SER IMEDIATAMENTE APÓS A INTERRUPÇÃO DA ALIMENTAÇÃO NORMAL

DETALHE DA ILUMINAÇÃO

SEM ESCALA

Nota: SINALIZAÇÃO DE EMERGÊNCIA

a sinalização de emergência segue todos os requisitos citados na npt 020

NOTA: GLP

NESTA EDIFICAÇÃO NÃO SERÁ UTILIZADO GLP (GÁS LIQUEFEITO DE PETRÓLEO) TODOS OS EQUIPAMENTOS DESTINADO AO AQUECIMENTO E MANIPULAÇÃO DE ALIMENTOS SERÃO ELÉTRICOS.

Nota: ILUMINAÇÃO DE EMERGÊNCIA

DEVE-SE GARANTIR UM NÍVEL MÍNIMO DE ILUMINAMENTO DE 3 (TRÊS) LUX EM LOCAIS PLANOS (CORREDORES, HALLS, ÁREAS DE REFÚGIO) E 5 (CINCO) LUX EM LOCAIS COM DESNÍVEL (ESCADAS OU PASSAGENS COM OBSTÁCULOS) COM TENSÃO MÁXIMA DE 30 VOLTS.

LEGENDA

	SAÍDA FINAL DA ROTA DE FUGA		SINALIZAÇÃO TRIANGULAR
	DIREÇÃO DO FLUXO DA ROTA DE FUGA		SINALIZAÇÃO RETANGULAR
	PONTO DE ILUMINAÇÃO DE EMERGÊNCIA		SINALIZAÇÃO QUADRADA
	S12 - SAÍDA DE EMERGÊNCIA		ESTAS PORTAS DEVERÃO PERMANECER DESTRAVADAS, DESBLOQUEADAS E ABERTAS EM HORÁRIO DE FUNCIONAMENTO DO ESTABELECIMENTO
	S3 - SAÍDA DE EMERGÊNCIA		EXTINTOR ÁGUA PRESSURIZADA - CAP. EXTINTORA 2A
	A5 - SINALIZAÇÃO DE ALERTA: Cuidado, risco de choque elétrico		QDL - COM DISJUNTOR TERMOMAGNETICO 10A
	EXTINTOR PÓ QUÍMICO SECO - CAP. EXTINTORA 20BC		ÁREAS FRIAS E MOLHADAS
	E5 - SINALIZAÇÃO DE EXTINTOR DE INCÊNDIO		

SINALIZAÇÃO DE ALERTA

CÓDIGO	SÍMBOLO	SIGNIFICADO	FORMA E COR	APLICAÇÃO
S3		SAÍDA DE EMERGÊNCIA	SÍMBOLO: RETANGULAR FUNDO: VERDE PICTOGRAMA: FOTOLUMINESCENTE	INDICAÇÃO DO SENTIDO DO ACESSO A UMA SAÍDA QUE NÃO ESTEJA APARENTE
S12		SAÍDA DE EMERGÊNCIA	SÍMBOLO: RETANGULAR FUNDO: VERDE MENSAGEM "SAÍDA" PICTOGRAMA E OU SETA DIRECIONAL: FOTOLUMINESCENTE COM ALTURA DA LETRA SEMPRE MAIOR QUE 50mm	INDICAÇÃO DA SAÍDA DE EMERGÊNCIA, COM OU SEM COMPLEMENTAÇÃO DO PICTOGRAMA FOTOLUMINESCENTE (SETA OU IMAGEM, OU AMBOS)
E5		EXTINTOR DE INCÊNDIO	FUNDO: COR VERMELHA PICTOGRAMA: FOTOLUMINESCENTE	INDICAÇÃO EM PAREDES/ PILARES DE LOCALIZAÇÃO DE EXTINTORES DE INCÊNDIO

CÓDIGO	SÍMBOLO	SIGNIFICADO	FORMA E COR	APLICAÇÃO
A5		CUIDADO, RISCO DE CHOQUE ELÉTRICO	SÍMBOLO: TRIANGULAR FUNDO: AMARELA PICTOGRAMA: PRETA FAIXA TRIANGULAR: PRETA	PRÓXIMO A INSTALAÇÕES ELÉTRICAS QUE OFERECER RISCO DE CHOQUE.
LEGENDA EXTINTORES				
		EXTINTOR PÓ QUÍMICO SECO - CAP. EXTINTOTA 20BC		
		EXTINTOR ÁGUA PRESSURIZADA - CAP. EXTINTORA 2A		

IDENTIFICAÇÃO DA EDIFICAÇÃO E/OU ÁREA DE RISCO

Pavimento ou Setor	Ocupação	C.I (MJ/M²)	Nº de Pavtos	Pé dir. (m)	Área (m²)
PAVIMENTO TÉRREO	EDIFICAÇÃO EM ALVENARIA	700	01	3,00	231,00

Altura 3,00 m - ED. TÉRREA (TIPO I) Risco RM Área Existente Área Total 231,00 M²

MEDIDAS DE SEGURANÇA CONTRA INCÊNDIO

☒ Acesso de viaturas do Corpo de Bombeiros	☒ Iluminação de emergência
☐ Separação entre edificações	☐ Alarme e Detecção de incêndio
☐ Segurança estrutural nas edificações	☒ Sinalização de emergência
☐ Compartimentação horizontal/ vertical	☒ Extintores de incêndio
☐ Controle de material de acabamento	☐ Hidrantes e mangotinhos
☒ Saída de emergência	☐ Chuveiros automáticos
☐ Elevador de emergência	☐ Resfriamento
☐ Brigada de Incendios	☐ Espuma
☐ Plano de emergência	☐ Sistema fixo de gases limpos

HISTÓRICO DE ATUALIZAÇÃO/SUBSTITUIÇÃO DO PSCIP

DATA	DISCRIMINAÇÃO DA ATUALIZAÇÃO/ SUBSTITUIÇÃO	Nº DO PSCIP

Assessoria Técnica em Engenharia Civil Ltda.
EMAIL: ENGENHARIA@ACASSESSORIA TECNICA.COM.BR
FONE: (44)3624-7775
AVENIDA PIRAPÓ, 5538, ZONA 03, CEP- 87502-140, UMUARAMA - PR
RESPONSÁVEL TÉCNICO - ENGº CIVIL - ADEMAR AMÉRICO CAMOSSATO - CREA-24.080/D-PR

Obra/Endereço CRAS - CENTRO DE REFERÊNCIA DA ASSISTÊNCIA SOCIAL
RUA BERNARDINO DE CAMPOS / QUADRA:134 / LOTE:02-A1 / CENTRO - PÉROLA-PR.

Área 231,00 M² Ocupação D-1 - LOCAL DE REUNIÃO DE PÚBLICO

Prancha 01
Conteúdo da Prancha
PLANTA BAIXA
LEGENDA
SITUAÇÃO
DETALHES

Proprietário
MUNICÍPIO DE PÉROLA C.N.P.J.: 81.478.133/0001-70

Escala INDICADA Responsável Técnico ADEMAR AMÉRICO CAMOSSATO - ENGº CIVIL CREA-PR 24.080/D Data 16/04/2019